


Instalacja wod-kan

PARTER

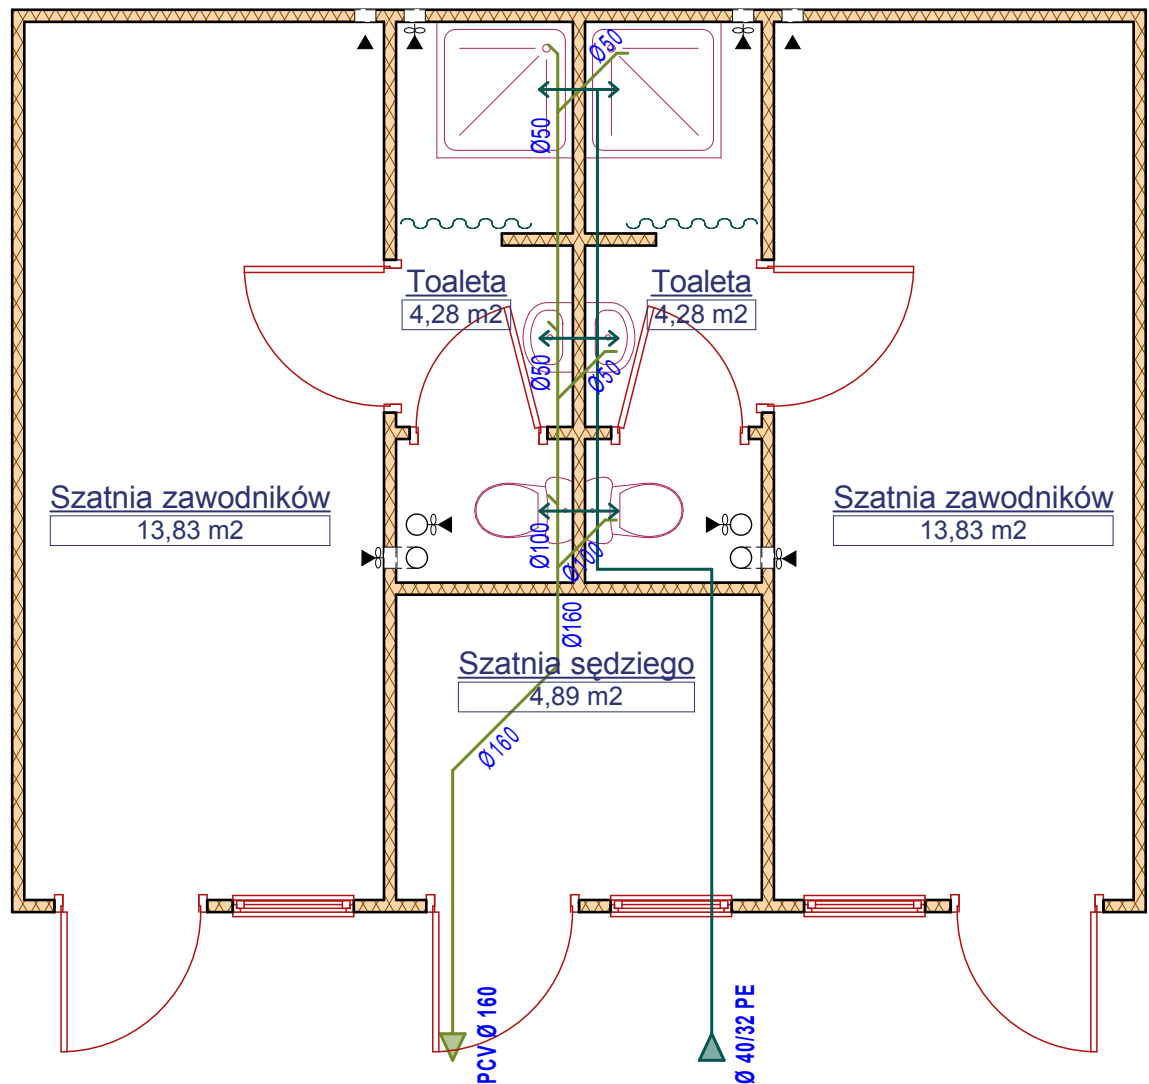

pracownia architektoniczna
Sieradz ul. Krótka 4

rysunek:

**Instalacja wod-kan
PARTER**

**a3p
r o j
e k t**

nazwa

inwestycji:

Budowa budynku sanitarno-szatniowego

adres

inwestycji:

98-275 Bronisławów, ul. Szkolna, gm. Brzeźnio,
dz. nr ewid. 108/10, 108/15, 108/19, 542

data:

marzec 2016 r.

skala:

1:50

rys:

S. 01

branża elektryczna:

tech. urz. sanit. Andrzej Górski
upr. nr 292/81